


RECORRIDO DE EVACUACIÓN

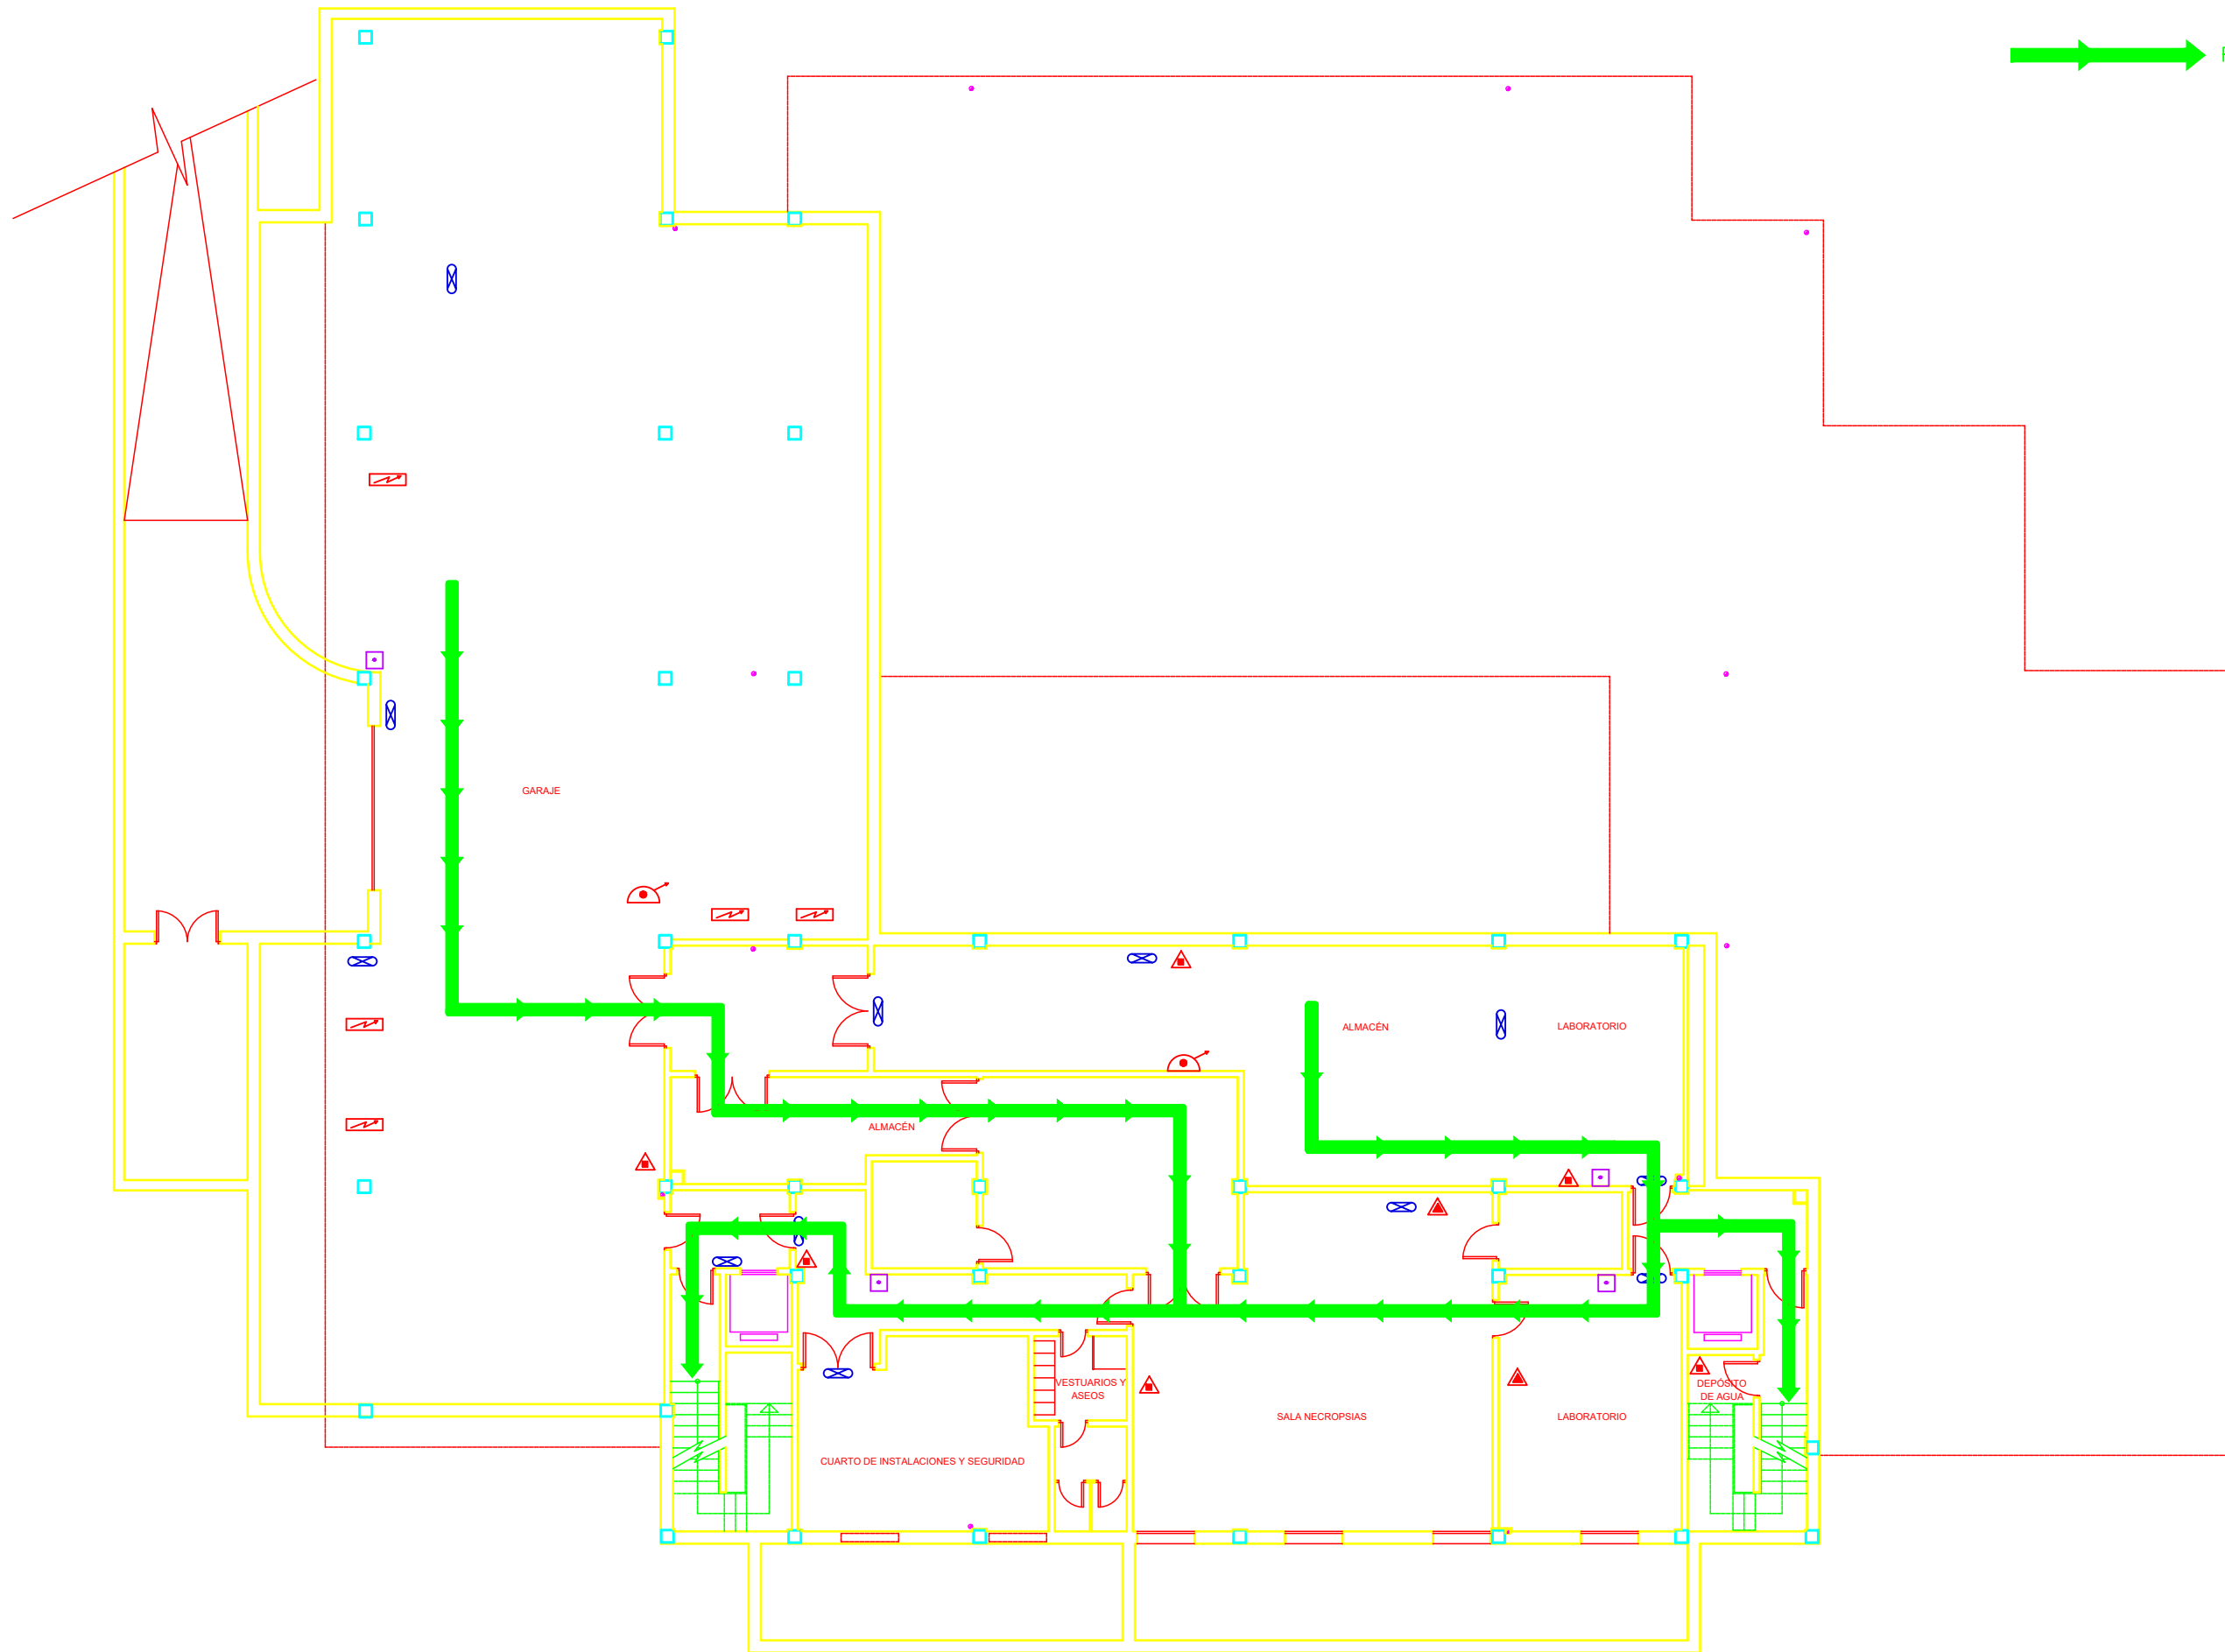

Rev.	Fecha	Descripción
-	-	-
-	-	-
-	-	-

Rev.	Fecha	Descripción
-	-	-
-	-	-
-	-	-

Dibujado *SGS Tecnos*
 Comprobado
 Fecha/Date *MAYO_10*

Ciente/Client

INSTITUTO DE INVESTIGACIÓN EN
 RECURSOS CINEGÉTICOS

Proyecto/Project *PLAN DE AUTOPROTECCIÓN*

Encargo N°/Job No.

PLANO RECORRIDOS EVACUACIÓN
 PLANTA SOTANO

Dirección/Address *RONDA DE TOLEDO, S/N. CIUDAD REAL*

Plano N°/Dwg No. *PLANO_11*

Archivo CAD/File *FILE*

Escala/Scale *S/E* Rev. *01*

RECORRIDO DE EVACUACIÓN



Rev.	Fecha	Descripción
-	-	-
-	-	-
-	-	-


Dibujado	SGS Tecnos
Comprobado	
Fecha/Date	MAYO_10

Ciente/Client	INSTITUTO DE INVESTIGACIÓN EN RECURSOS CINEGÉTICOS	
Proyecto/Project	PLAN DE AUTOPROTECCIÓN	Encargo N°/Job No.

PLANO RECORRIDOS EVACUACIÓN PLANTA BAJA	
Direccion/Address RONDA DE TOLEDO, S/N. CIUDAD REAL	

Plano N°/Dwg No.	PLANO_12
Archivo CAD/File	FILE
Escala/Scale	S/E Rev. 01

RECORRIDO DE EVACUACIÓN

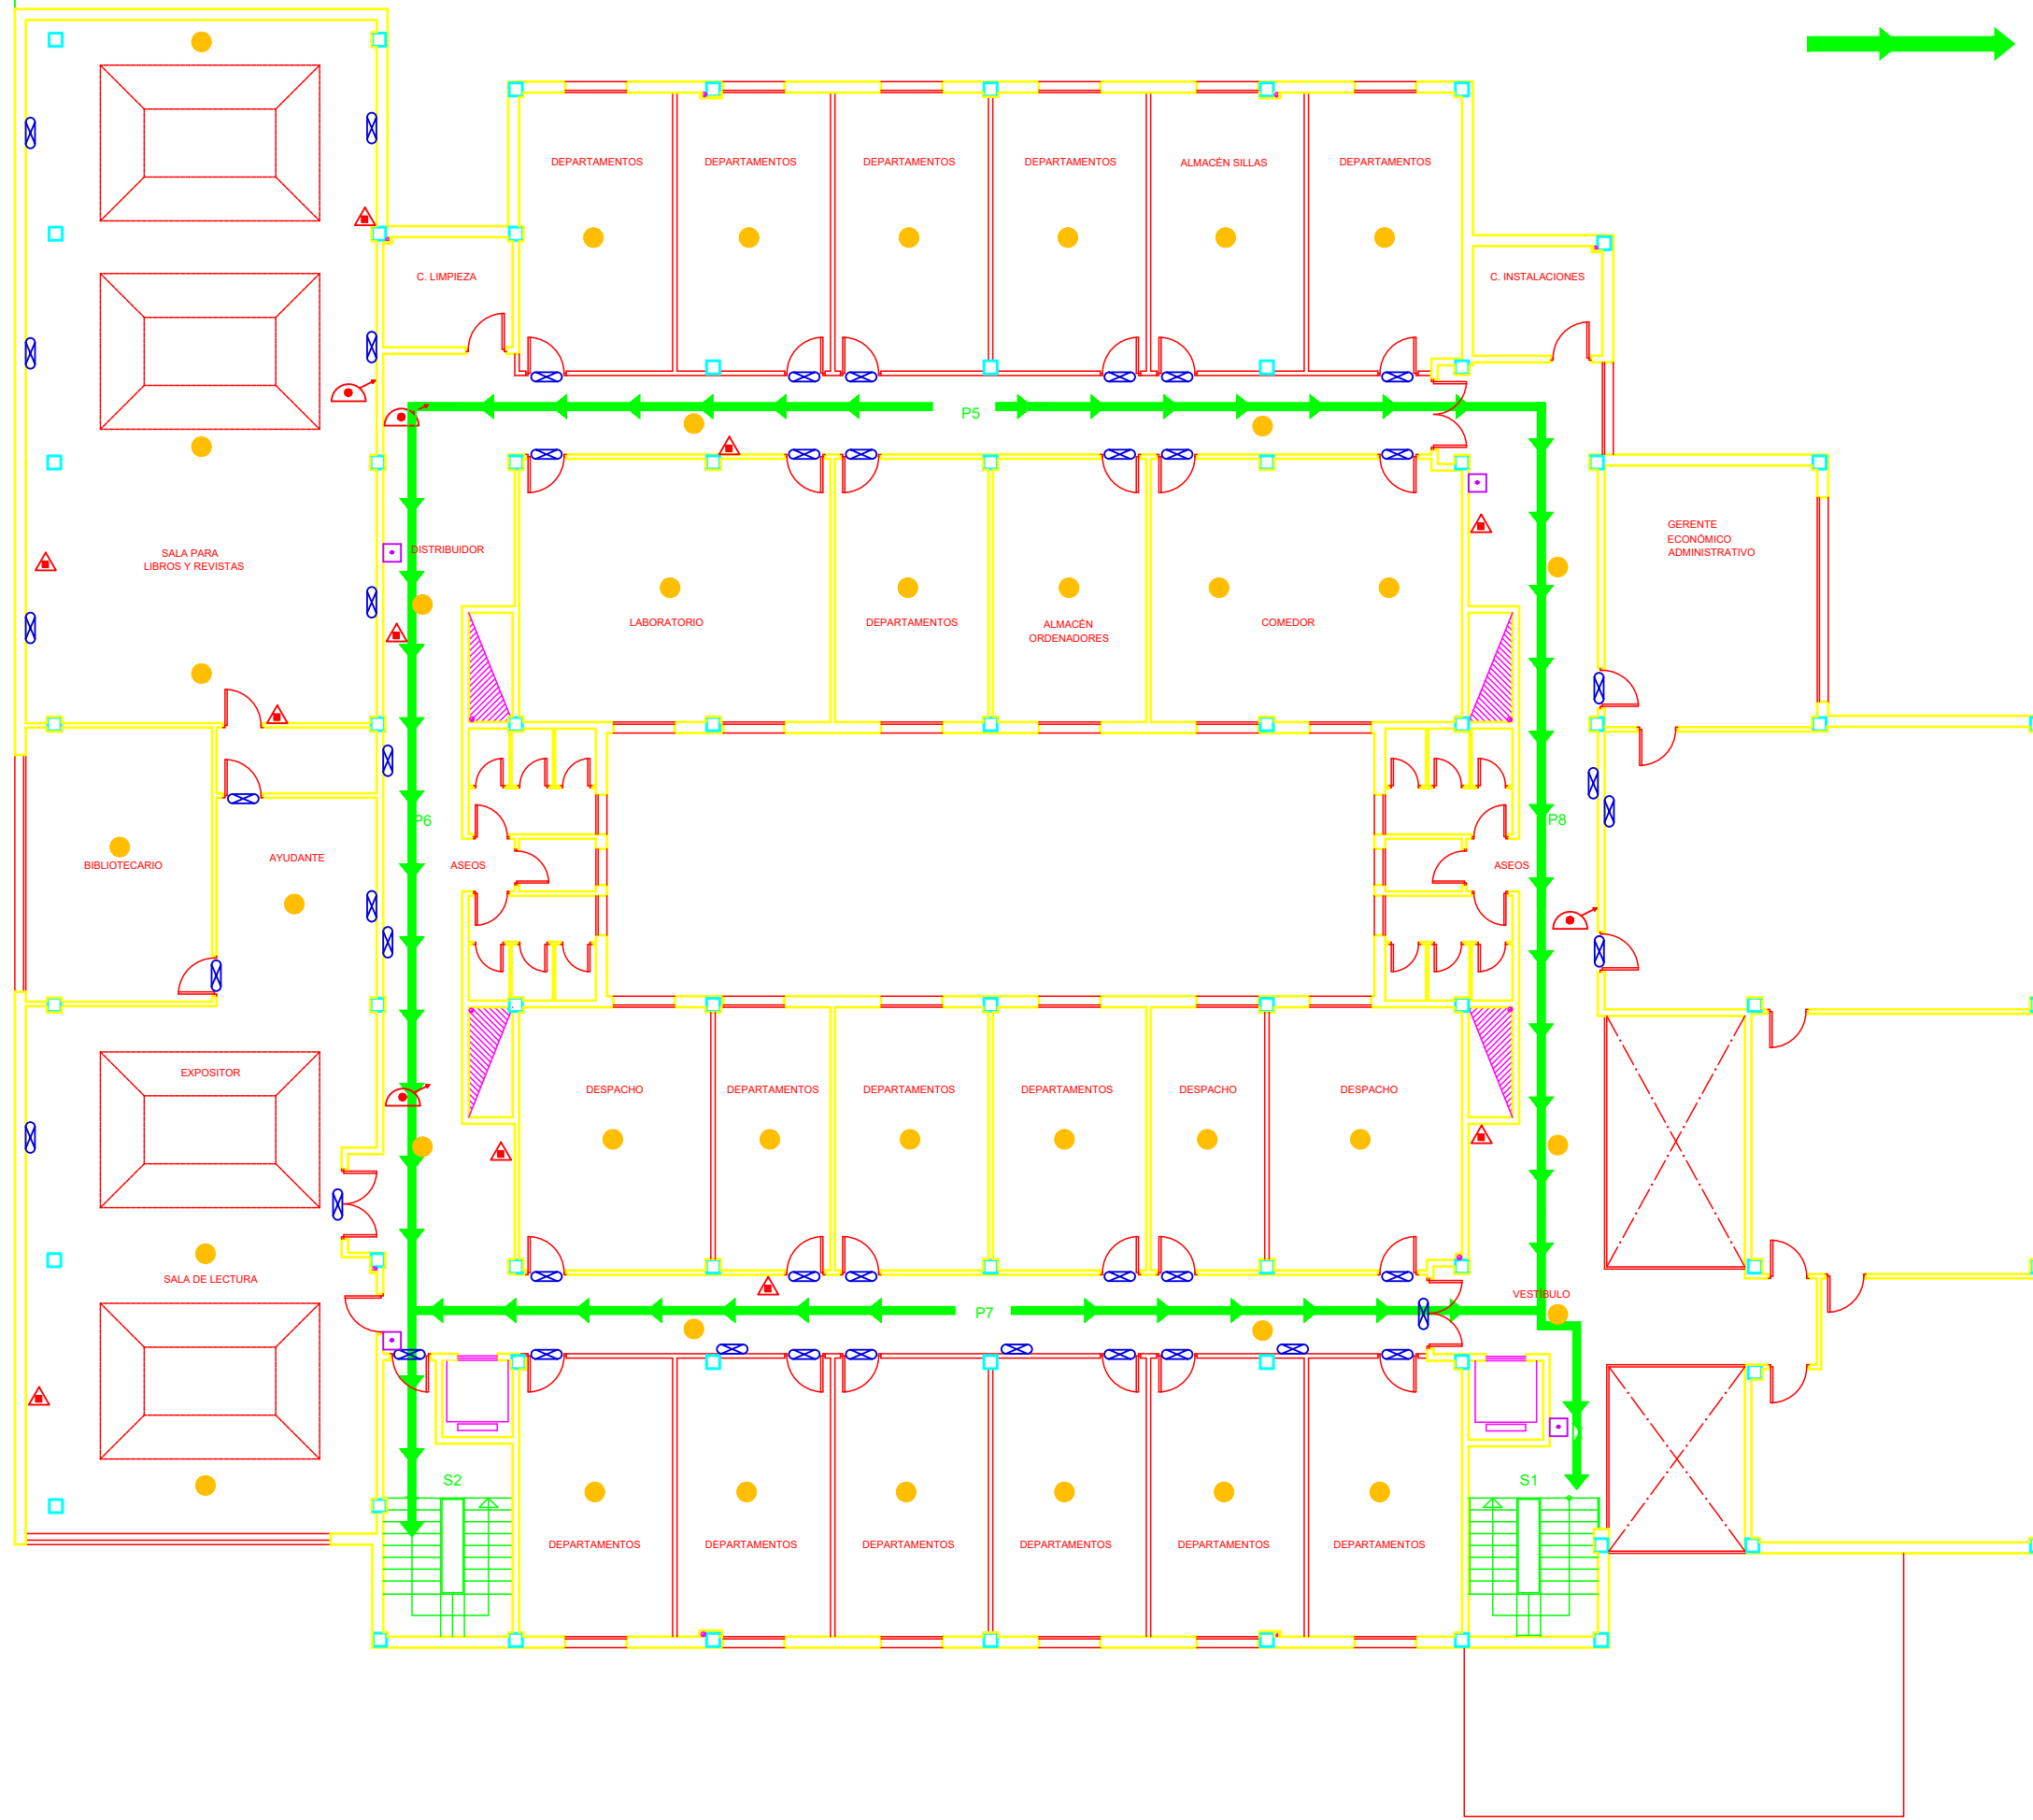

Rev.	Fecha	Descripción
-	-	-
-	-	-
-	-	-

Rev.	Fecha	Descripción
-	-	-
-	-	-
-	-	-


Dibujado	SGS Tecnos
Comprobado	
Fecha/Date	MAYO_10

Ciente/Client	INSTITUTO DE INVESTIGACIÓN EN RECURSOS CINEGÉTICOS	
Proyecto/Project	PLAN DE AUTOPROTECCIÓN	Encargo N°/Job No.

PLANO RECORRIDOS EVACUACIÓN PLANTA ALTA	
Dirección/Address	RONDA DE TOLEDO, S/N. CIUDAD REAL

Plano N°/Dwg No.	PLANO_13
Archivo CAD/File	FILE
Escala/Scale	S/E Rev. 01

RECORRIDO DE EVACUACIÓN

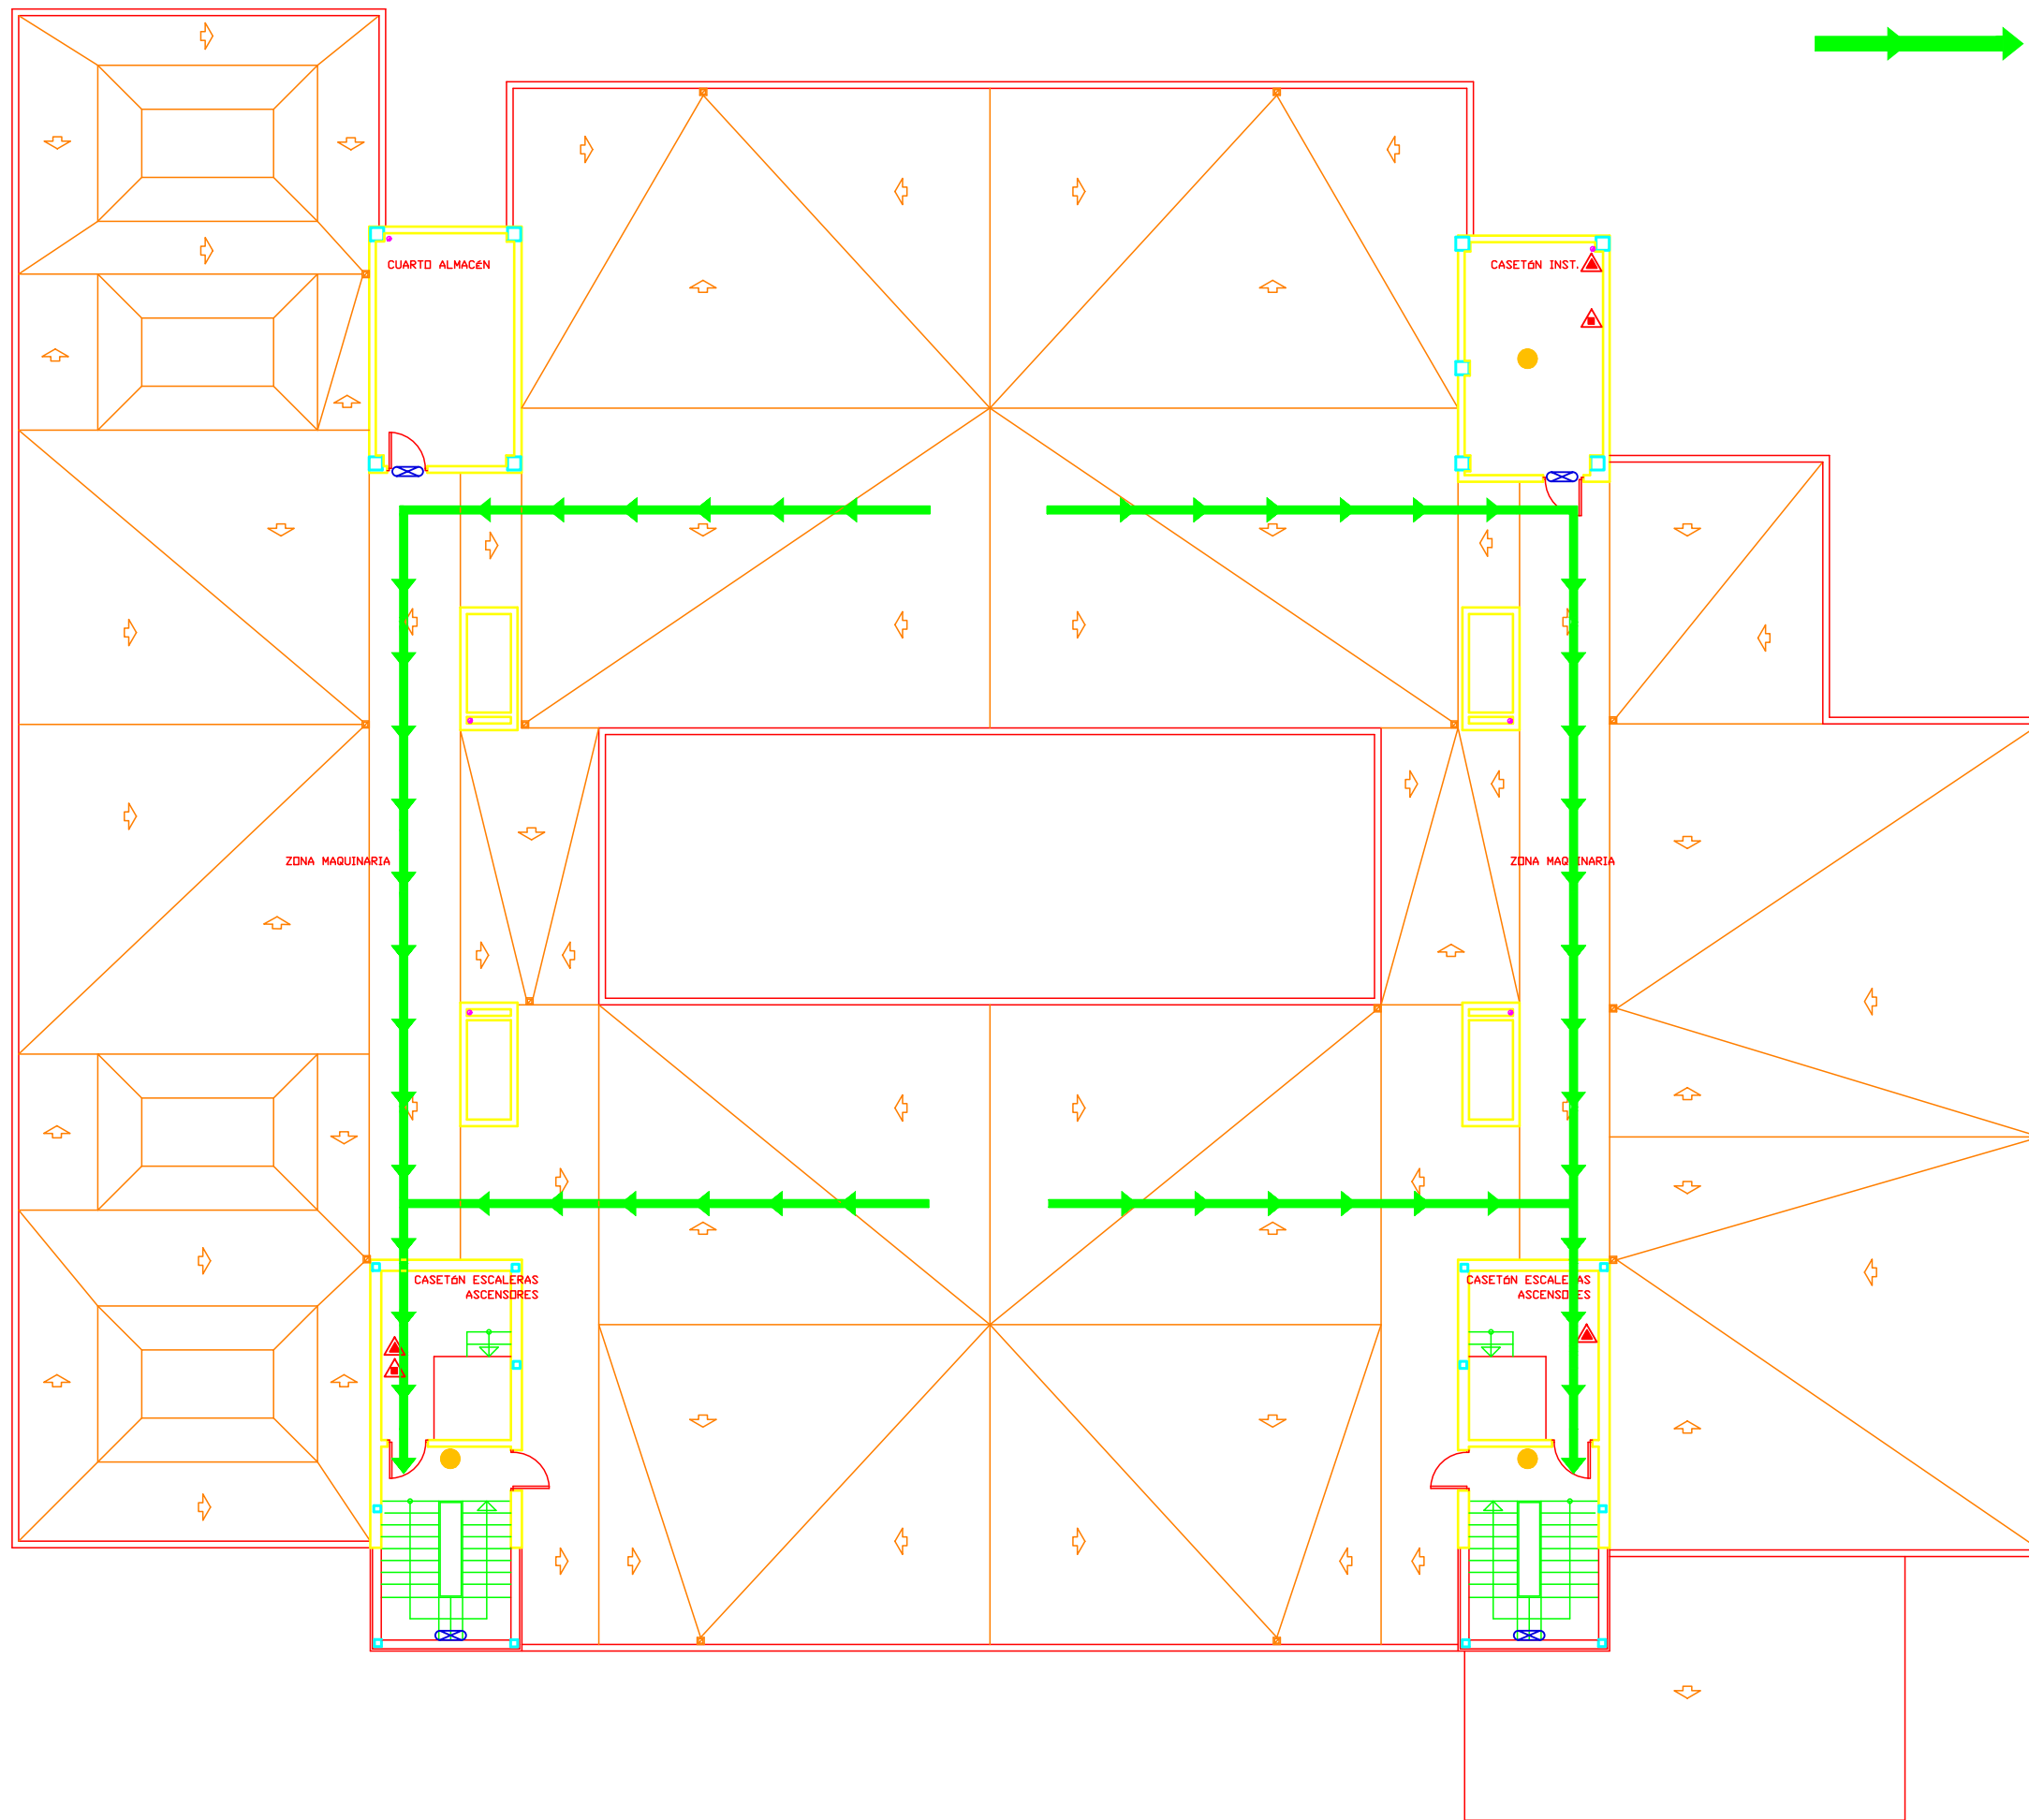

Rev.	Fecha	Descripción
-	-	-
-	-	-
-	-	-

Rev.	Fecha	Descripción
-	-	-
-	-	-
-	-	-

Dibujado *SGS Tecnos*
 Comprobado
 Fecha/Date *MAYO_10*

Ciente/Client **INSTITUTO DE INVESTIGACIÓN EN RECURSOS CINEGÉTICOS**
 Proyecto/Project *PLAN DE AUTOPROTECCIÓN* Encargo N°/Job No.

PLANO RECORRIDOS EVACUACIÓN PLANTA CUBIERTAS
 Dirección/Address *RONDA DE TOLEDO, S/N. CIUDAD REAL*

Plano N°/Dwg No. *PLANO_14*
 Archivo CAD/File *FILE*
 Escala/Scale *S/E* Rev. *01*